


UNIONE COMUNI DEL PARTEOLLA E BASSO CAMPIDANO
PROVINCIA DI CAGLIARI

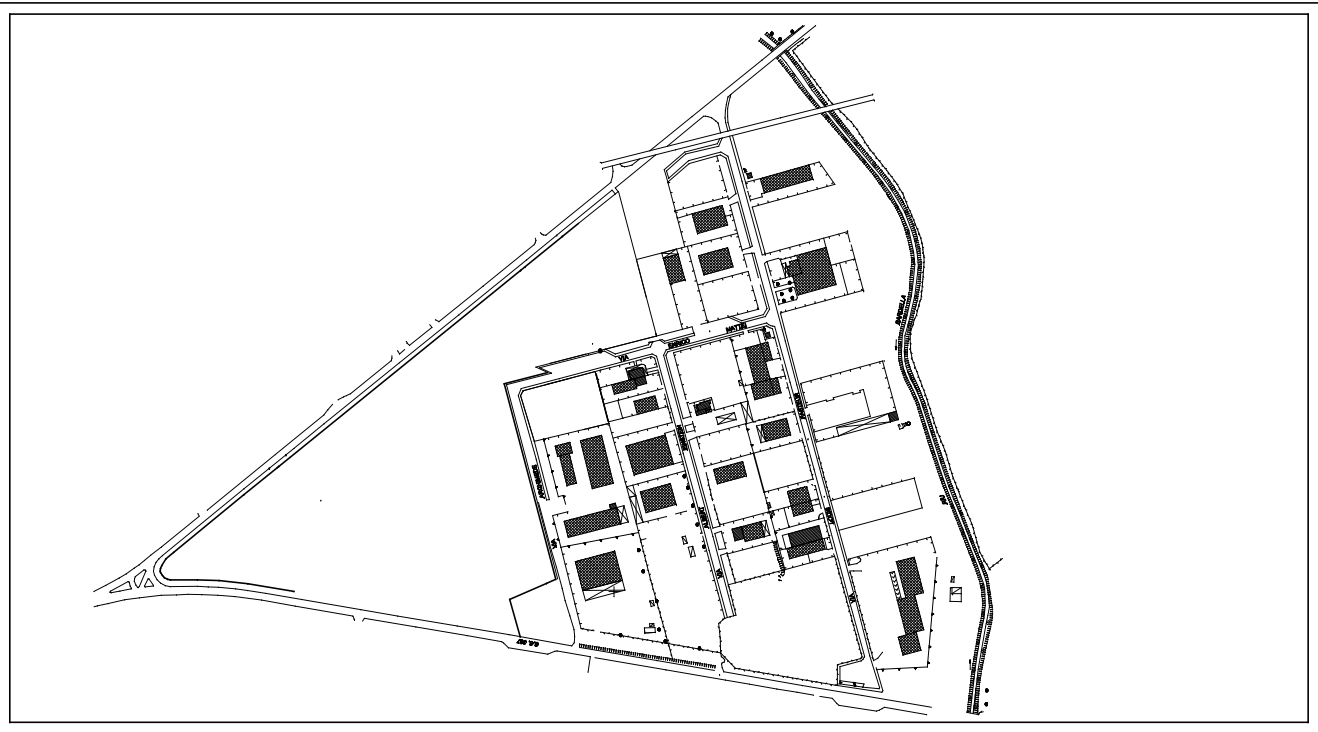

REALIZZAZIONE DI UN MACELLO MOBILE
COMUNE DI DOLIANOVA
LOCALITA' " BARDELLA"

PROGETTO DEFINITIVO - ESECUTIVO


PLANIMETRIA IMPIANTO ELETTRICO
E IMPIANTO IDRICO SANITARIO
SCALA 1:100

TAVOLA:
4


PROGETTAZIONE
UFFICIO DEL RUP

RUP
Ing. A. Mulas

Responsabile Servizio
Dott.ssa M. Galasso

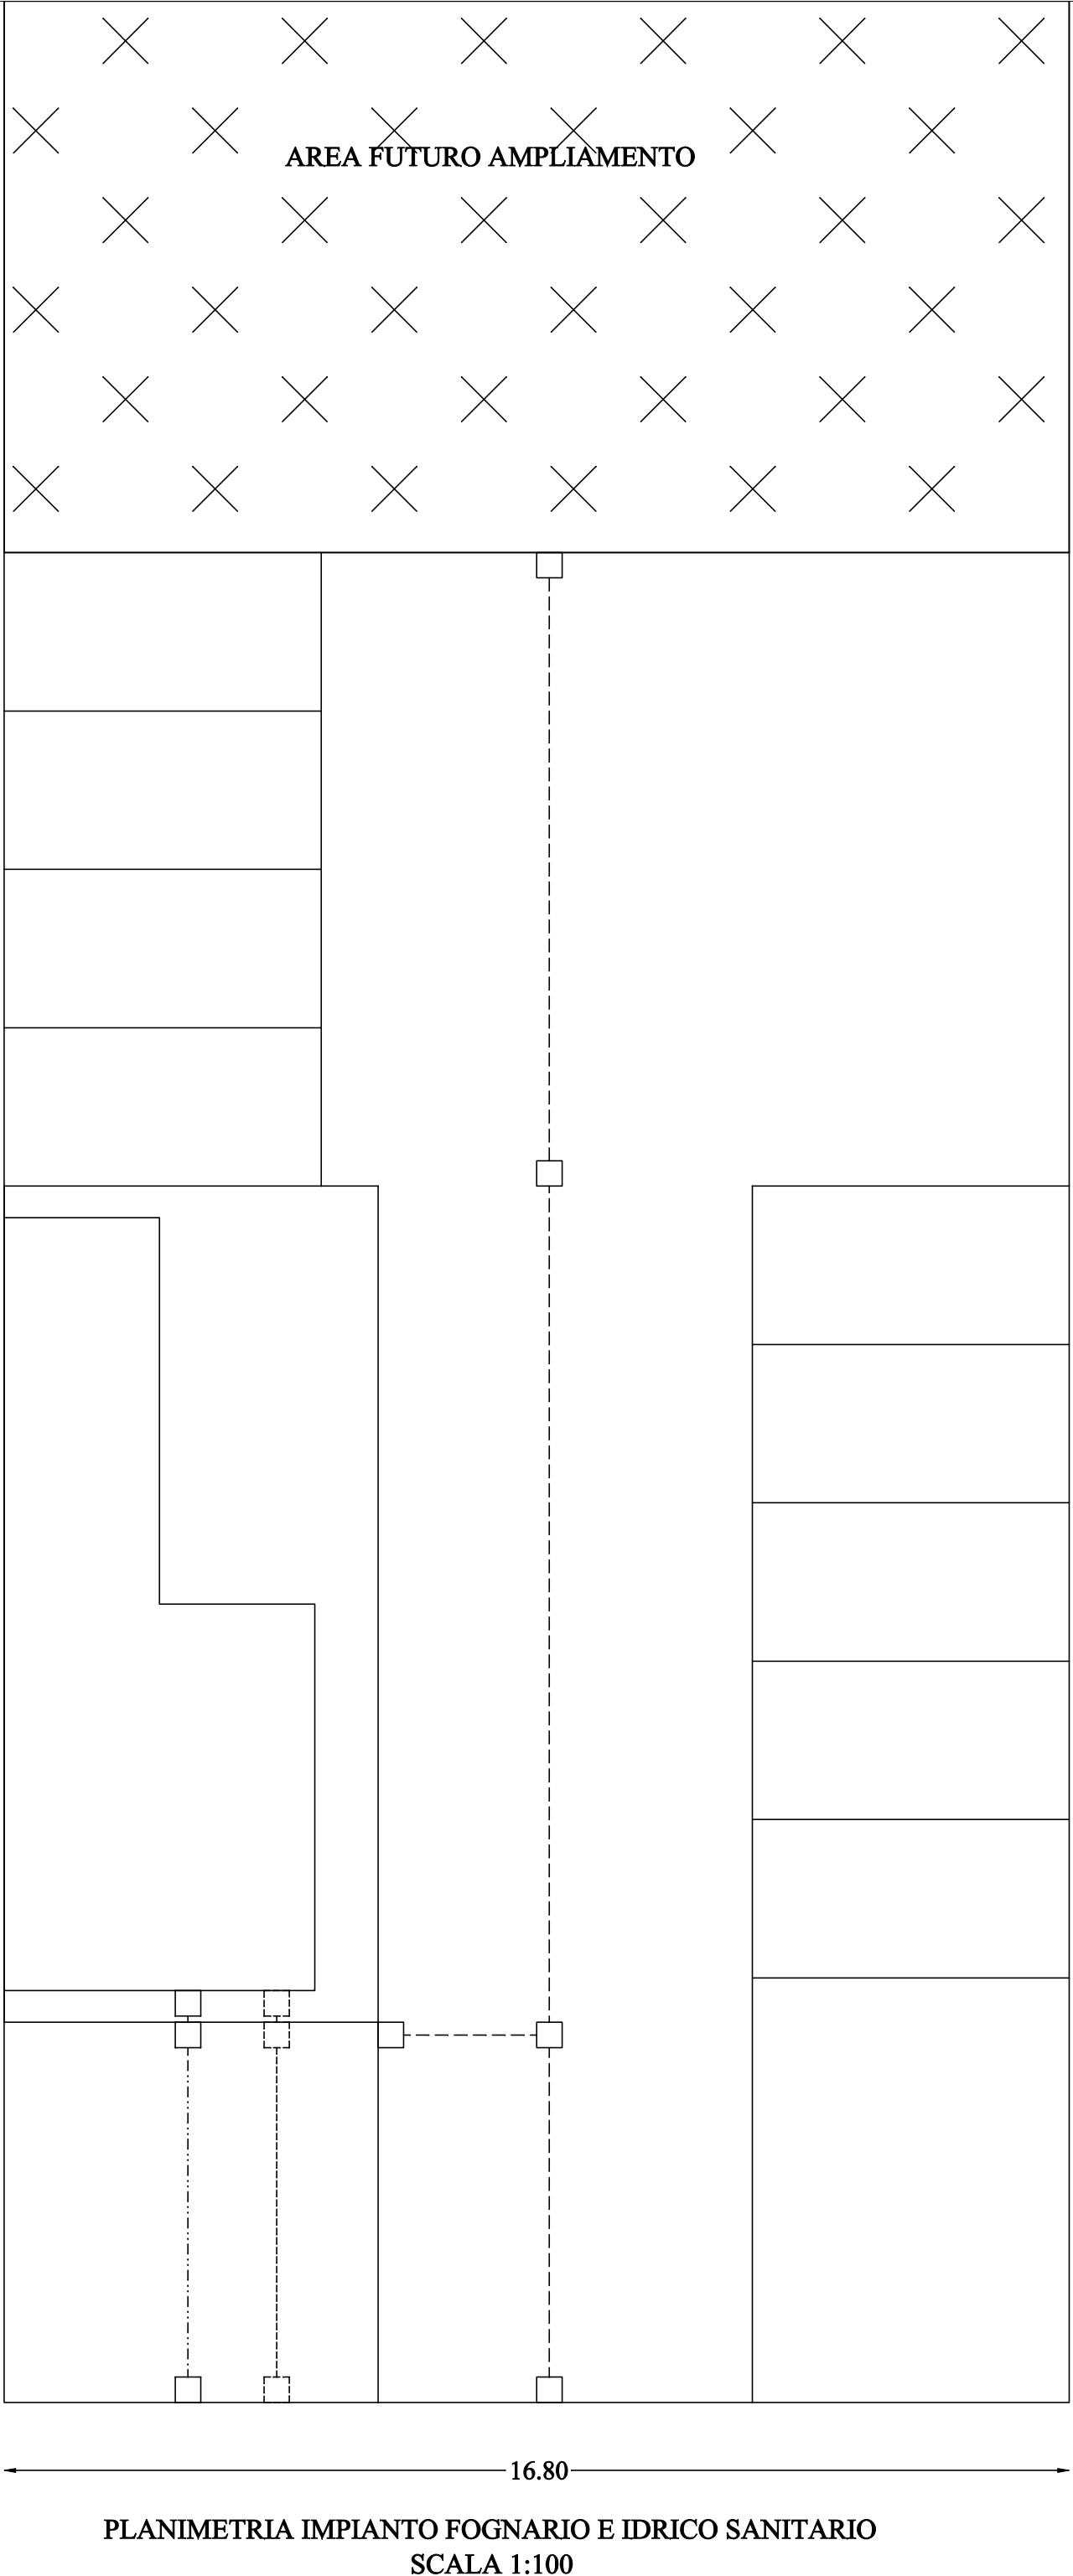

- ACQUE NERE
- IDRICO SANITARIO
- ACQUE BIANCHE

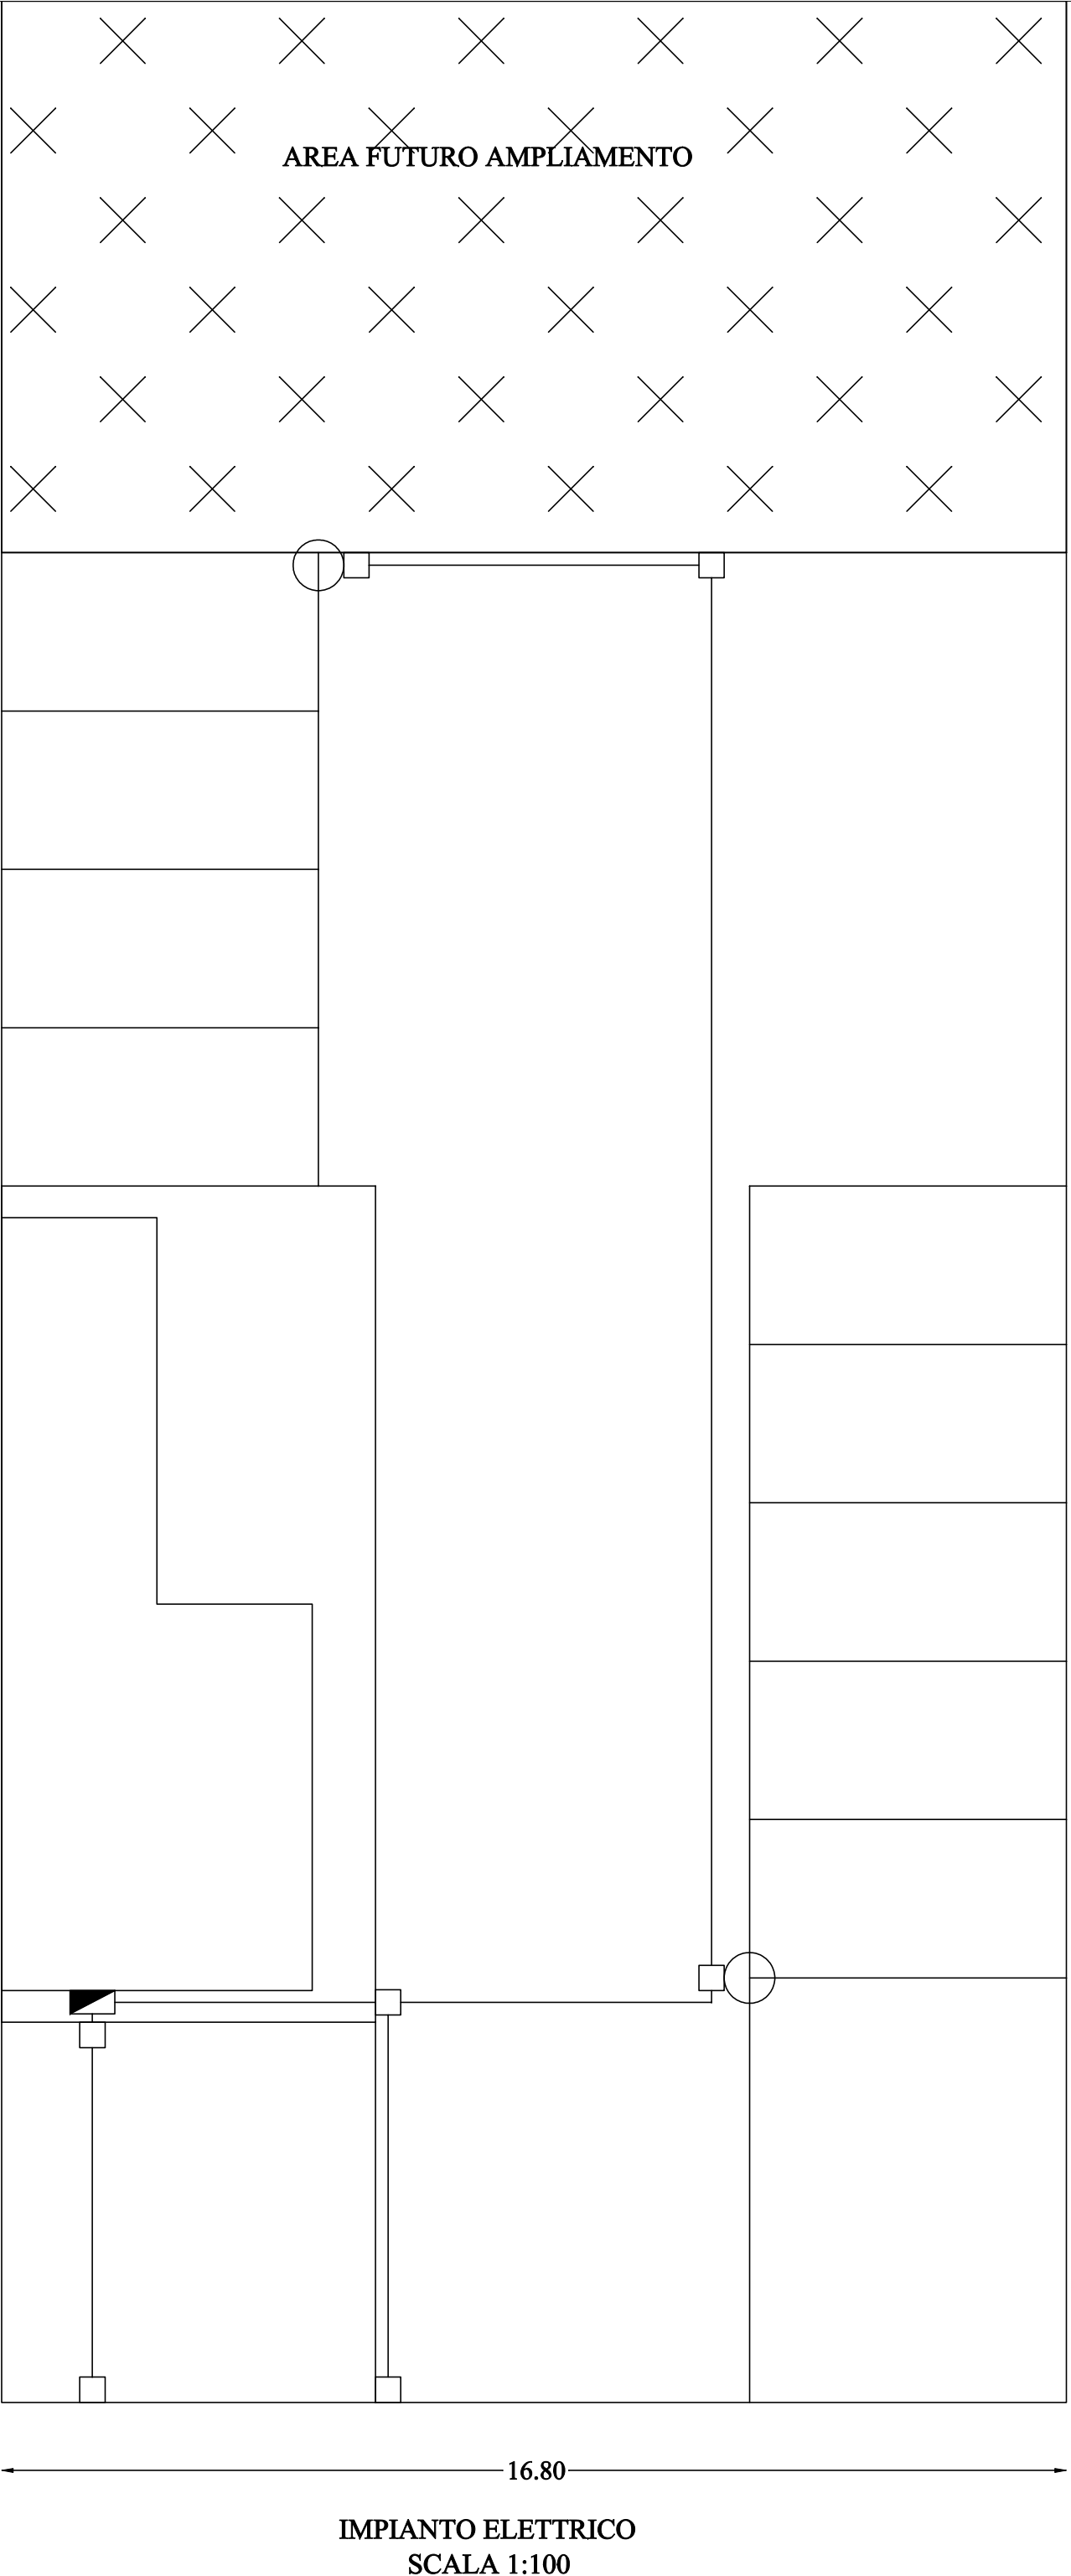

- QUADRO ELETTRICO
- PALO ARMATURA
- POZZETTI DERIVAZIONE
- IMPIANTO ELETTRICO